


PLANTA BAIXA  
ESC 1/50

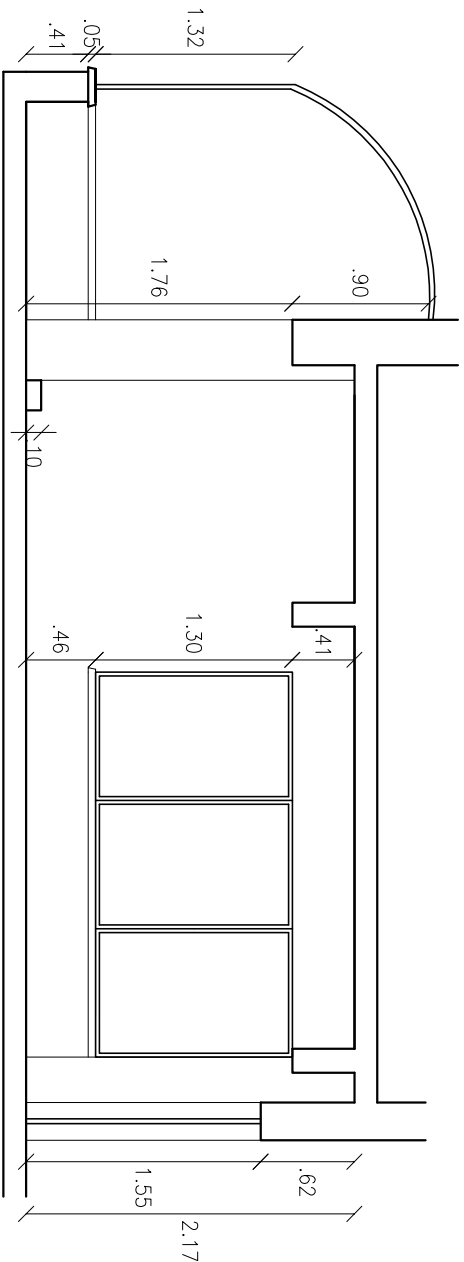

CORTE AA  
ESC 1/50



PODER JUDICIÁRIO  
JUSTIÇA DO TRABALHO  
TRT 7ª REGIÃO  
ENGENHARIA

SERVIÇO  
REFORMA CIRCULAÇÃO 5º ANDAR ANEXO II  
ASSUNTO  
PLANTA ATUAL  
DATA  
JUL/2013  
ESCALA  
1/50