


PLANTA BAIXA  
Esc: 1/50

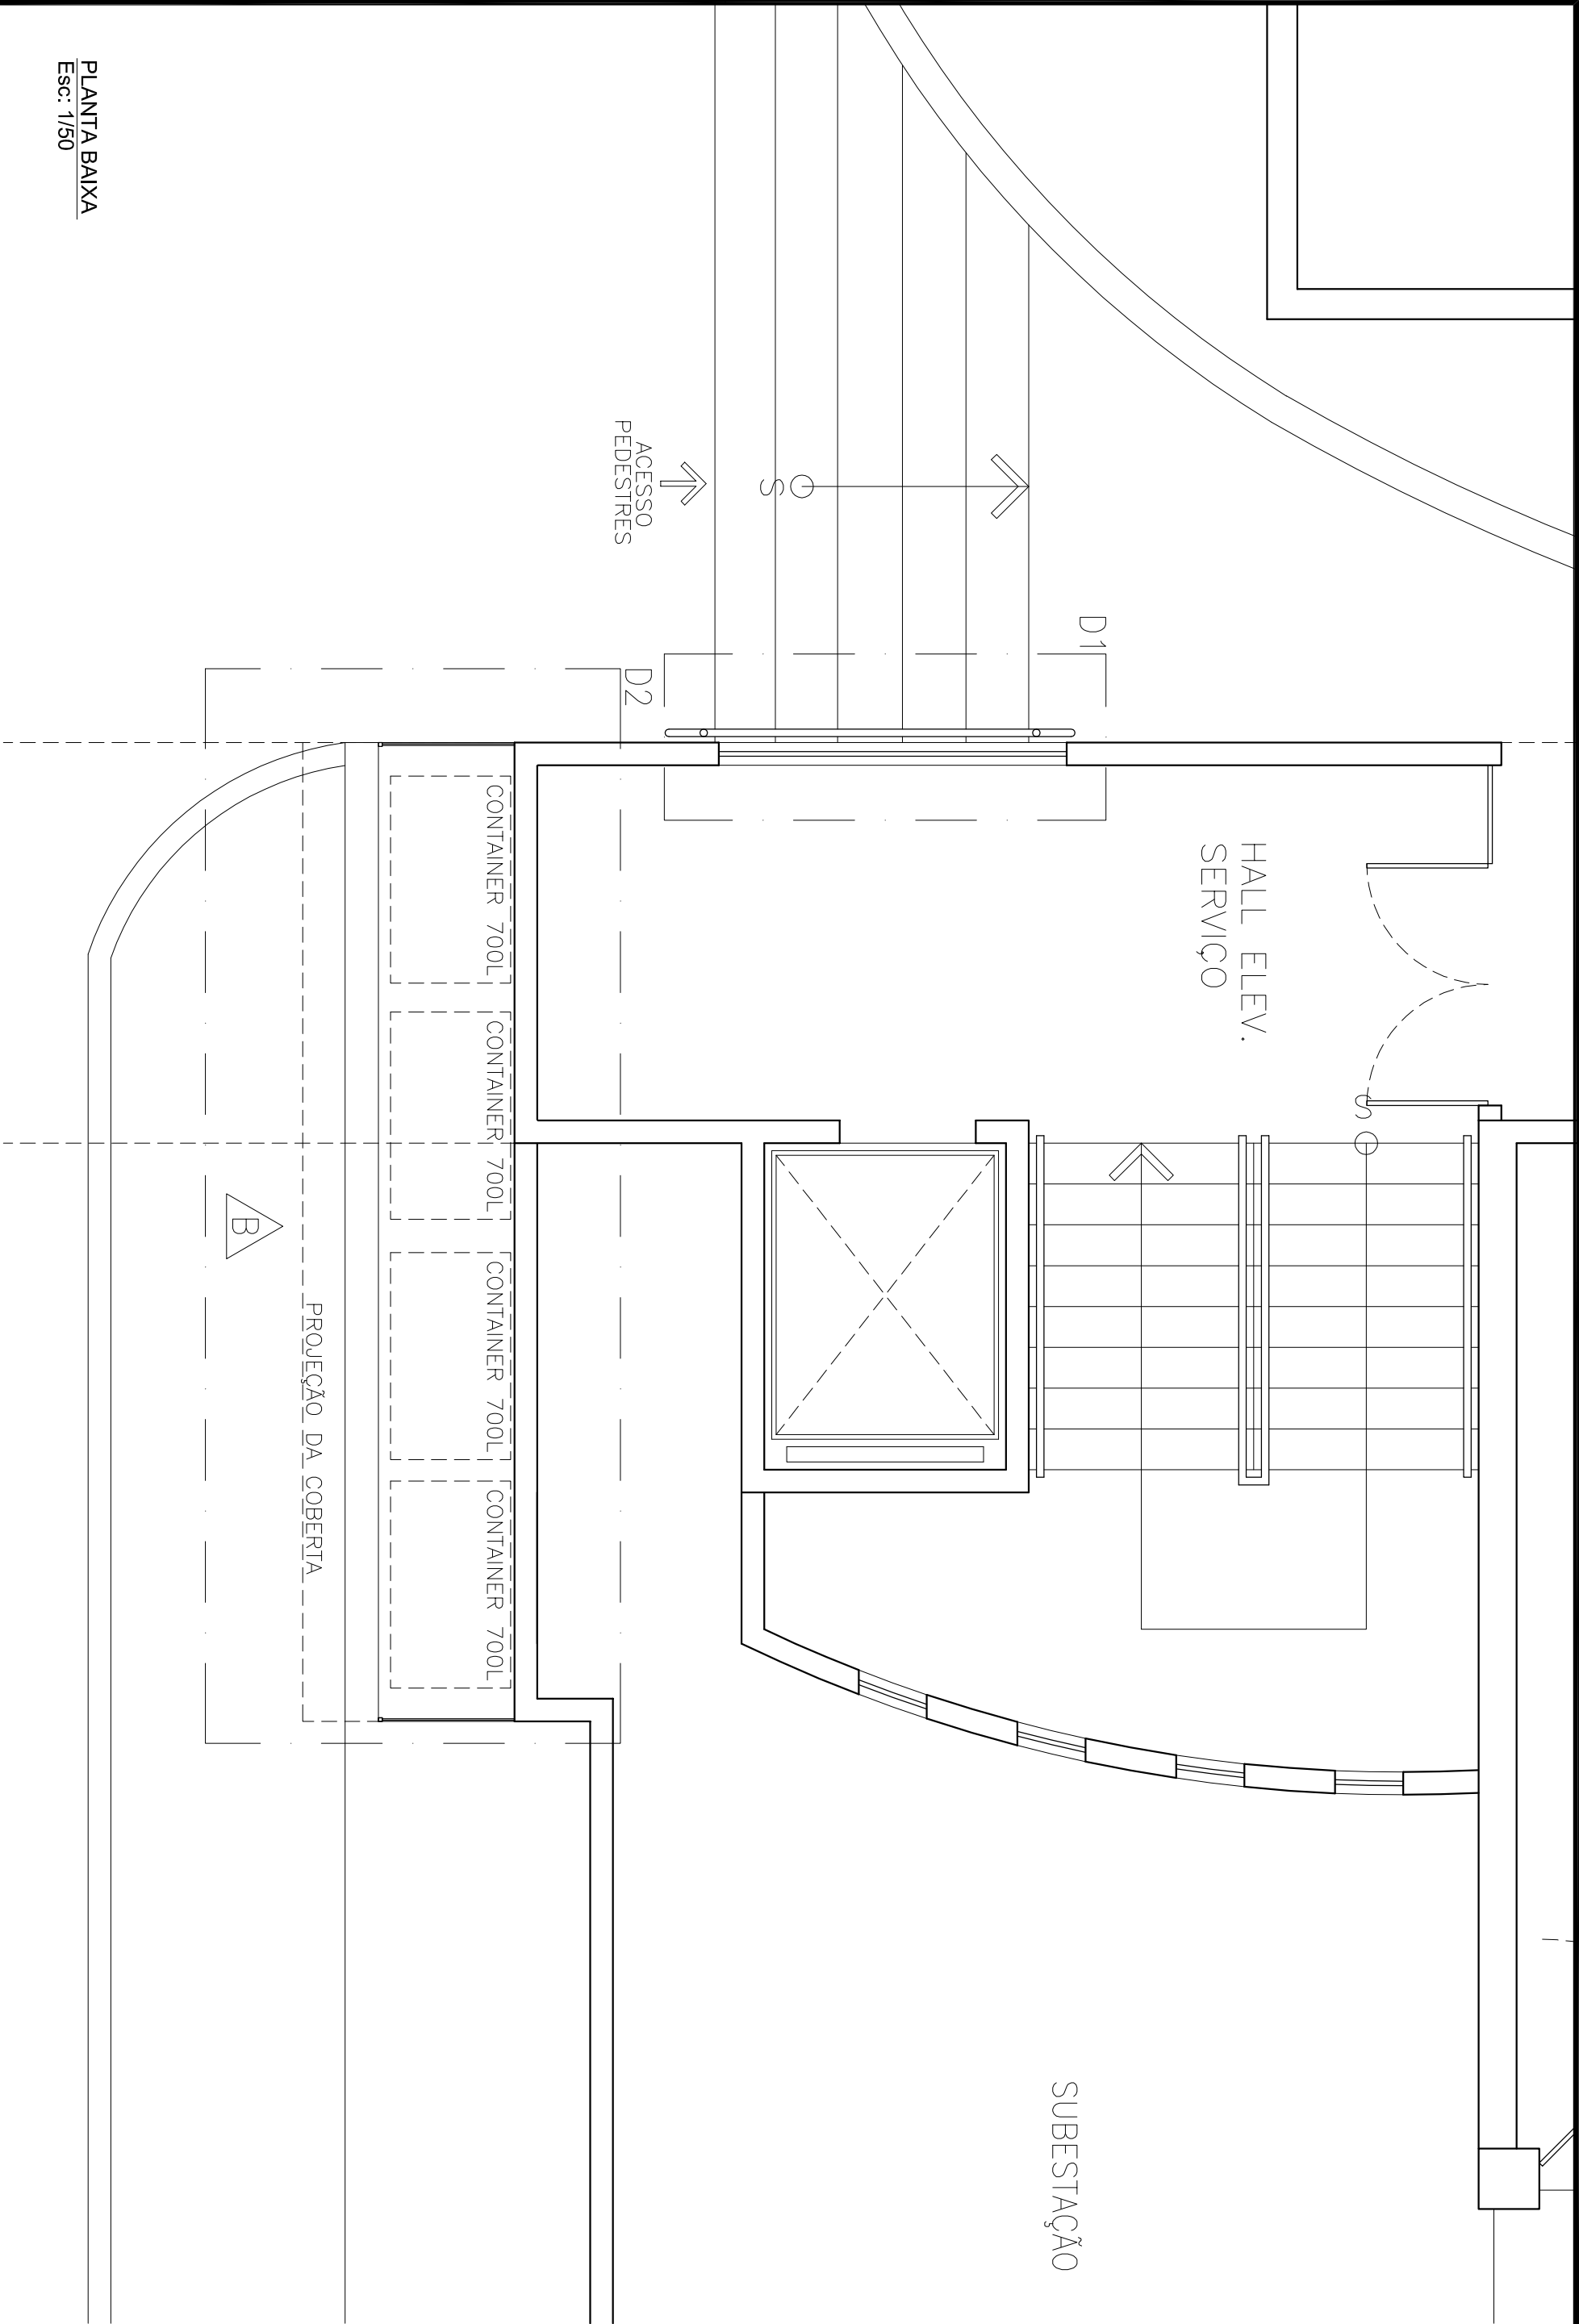

PODER JUDICIÁRIO  
JUSTIÇA DO TRABALHO  
TRT 7ª REGIÃO  
ENGENHARIA

SERVIÇO  
ESTÁÇÃO DE COLETA SELETIVA E CORRIMÃO  
ASSUNTO  
PL. BAIXA E DETALHES  
DATA  
OUT/2015  
ESCALA  
1/50