


PLACAS TIPO A	PLACAS TIPO B	PLACAS TIPO C	PLACAS TIPO D	PLACAS TIPO E	PLACAS TIPO F
	B1-11 - IND PAV TERREO B2-01 - IND PAV TERREO	C1-02 - SECRETARIA C1-24 - DIREÇÃO C1-26 - RECEPÇÃO/INFORMAÇÃO C1-27 - APOIO OFC. JUSTIÇA C1-28 - SECRETARIA C2-01 - W.C. MASCULINO C2-02 - W.C. FEMININO C2-03 - W.C. PNE C2-05 - COPA C2-07 - CENTRAL DE AR CONDICIONADO C2-08 - SHAFI C2-13 - BANHEIROS C3-01 - ELEVADOR 1 C3-02 - ELEVADOR 2 C4-02 - PAV TERREO	D1-05 - EM CASO DE INCÊNDIO USE A ESCADA D2-01 - SAÍDA DE EMERGÊNCIA - FRENTE D2-02 - SAÍDA DE EMERGÊNCIA - SAÍDA D3-01 - SAÍDA DE EMERGÊNCIA - TETO OBS: Direção da placa D3-01 indicada em planta baixa. D4-01 - MANEJERIA D4-02 - EXTINTOR CO2 D4-03 - EXTINTOR PQS D5-01 - ALARME DE INCÊNDIO	E-11 - MAPA TÁTL PAV TERREO	F-02 - SECRETARIA F-26 - DIREÇÃO F-28 - W.C. MASCULINO F-27 - W.C. FEMININO F-28 - W.C. P.N.E. F-30 - COPA F-32 - CENTRAL DE AR CONDICIONADO F-33 - SHAFI F-38 - BANHEIROS

LEGENDAS

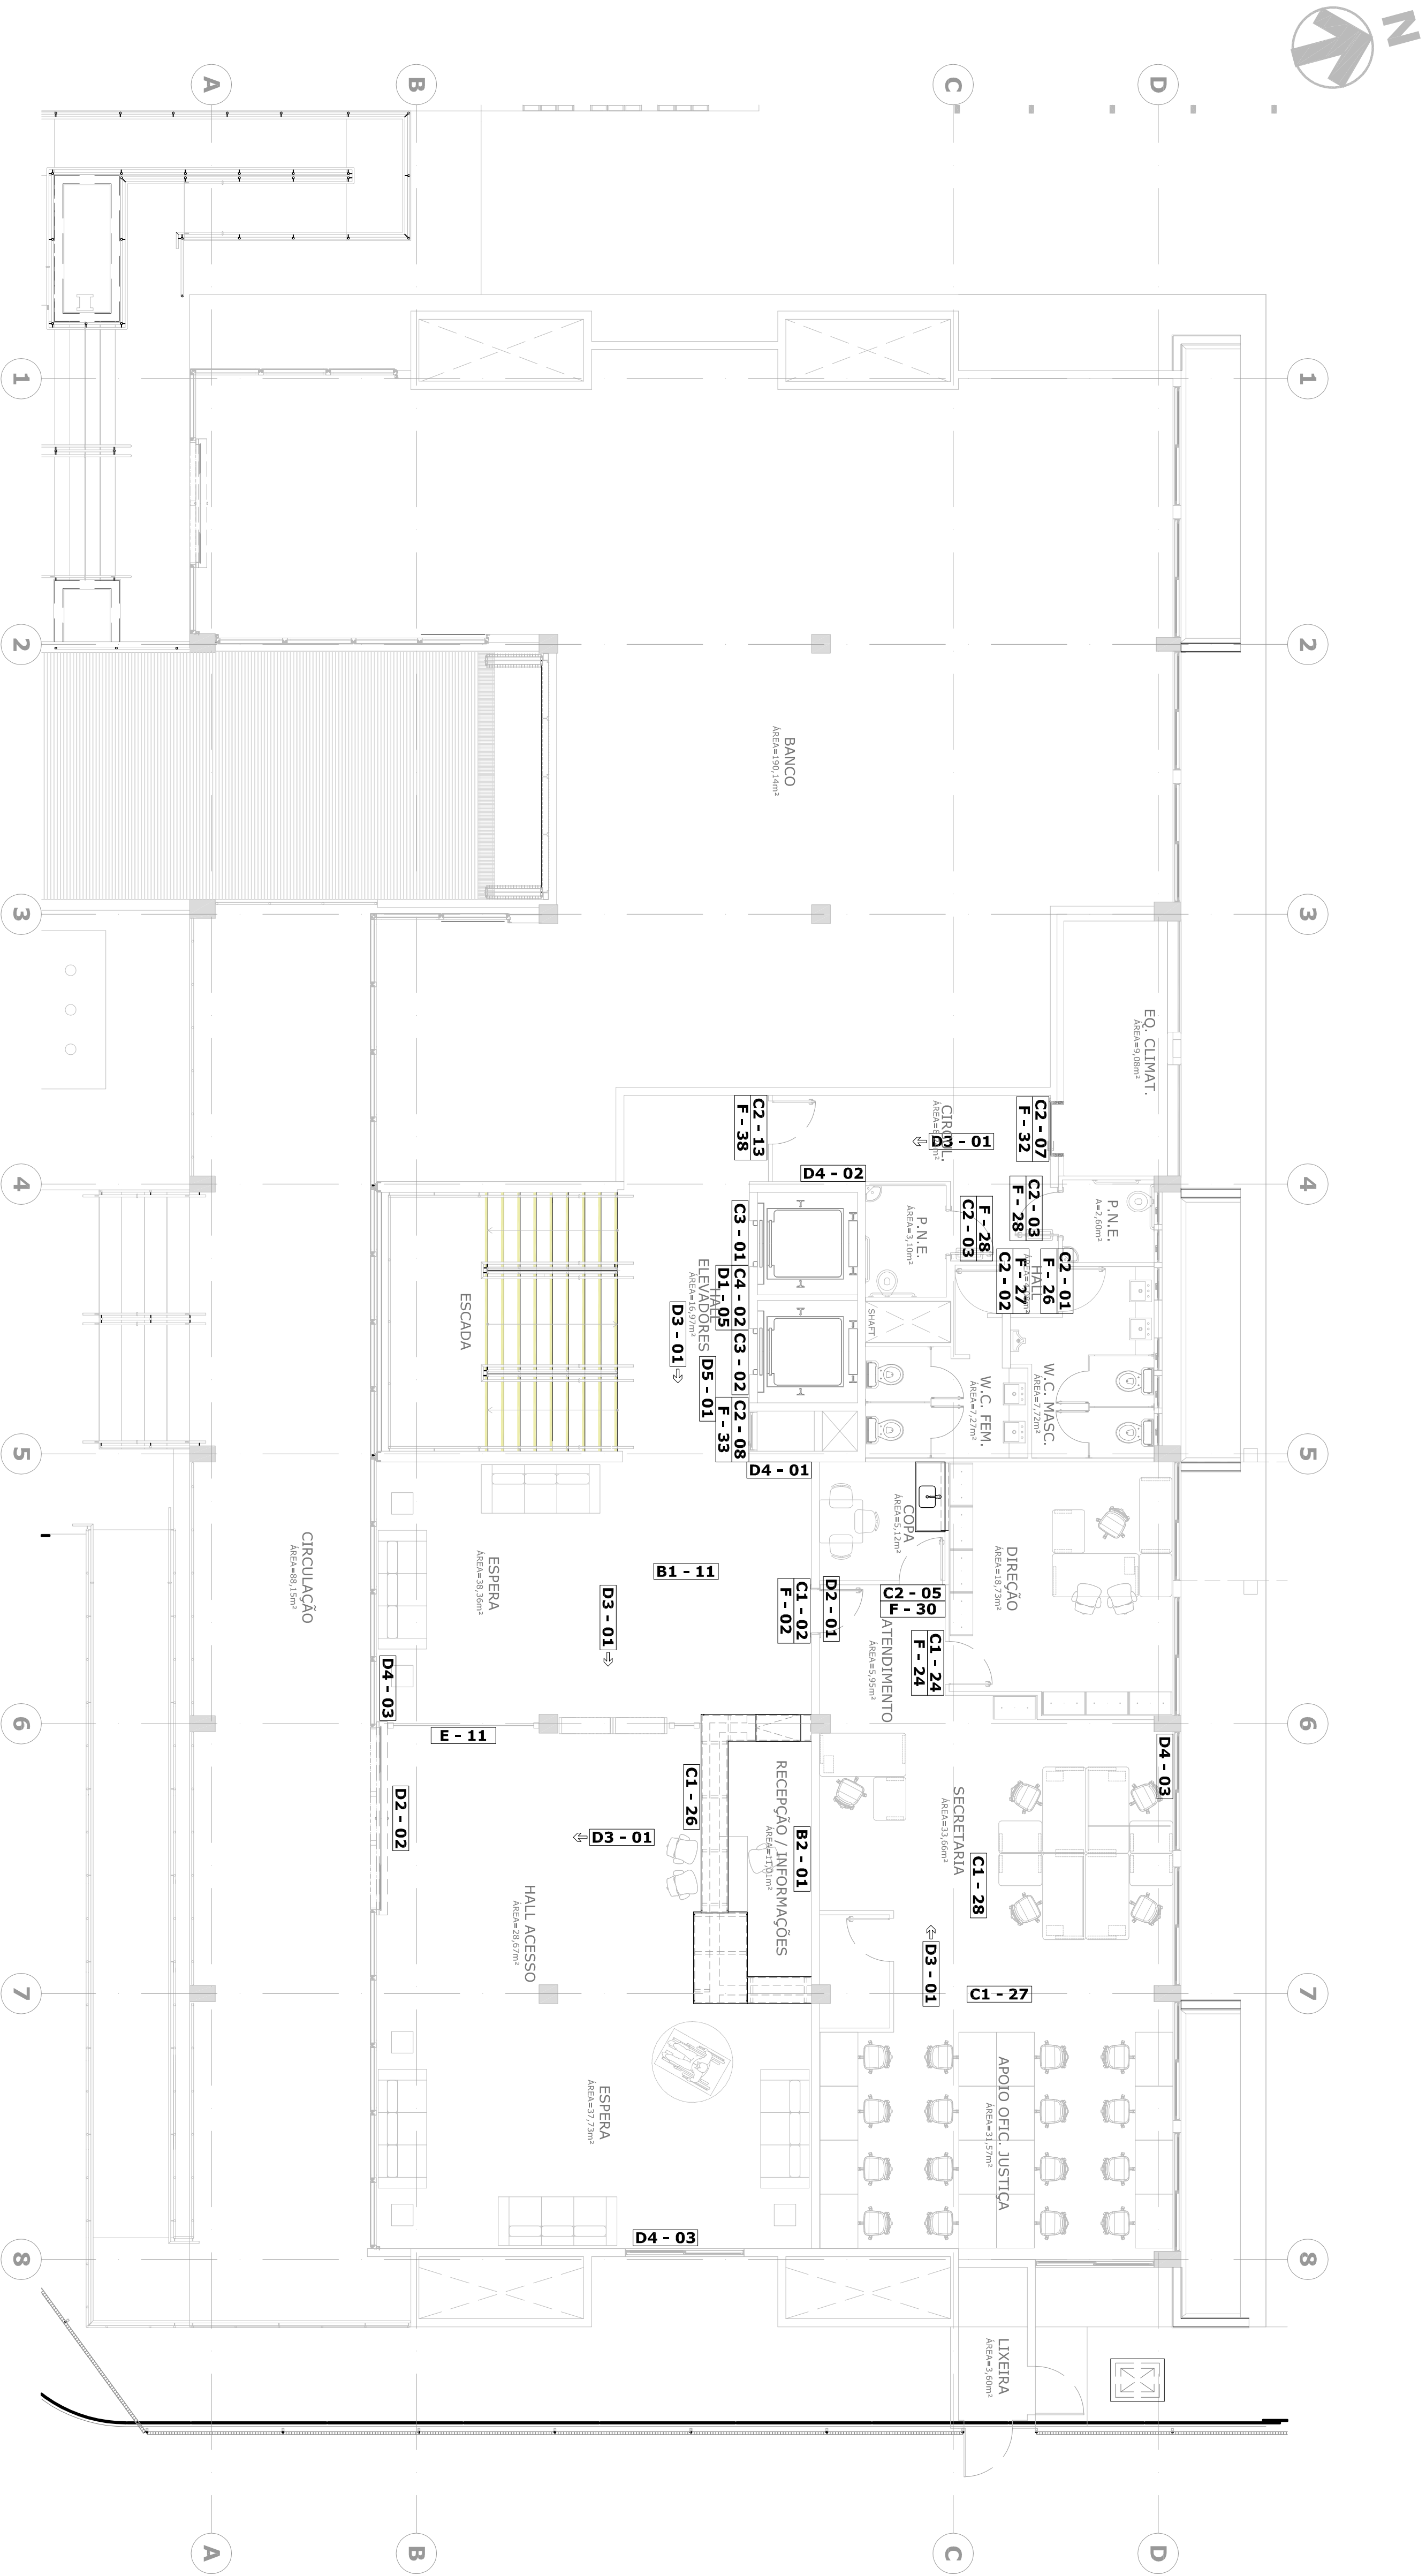

01 PLANTA BAIXA PAV. TÉRREO

ESCALA

1/75

SAÚDE	ISS PROJETO
CUU	ISS CÁLCULO
PIUF	ISS CONSTRUÇÃO
	ARQUIVO
Proprietário	
Projeto	
Cálculo	
Construção	

CLIENTE	TRIBUNAL REGIONAL DO TRABALHO 7ª REGIÃO REFORMA - EDIFÍCIO FÓRUM AUNTIRAN NUNES COMUNICAÇÃO VISUAL - PROJETO EXECUTIVO 0005-CV-FORUM_A_NUNES-PE-PLA-LA1-TER-R00	EMPRESA	MOB APROJETETURA
CONCESSIONÁRIO	EXPERITO REUSMAKA ZALDO SOTIRO ZALDO SOTIRO	DATA	9/12/2013
PROJEÇÃO	9/12/2013	PLANTA	PL. BAIXA PAV. TER.
FECHAMENTO	9/12/2013	FECHAMENTO	1/75
FECHAMENTO	9/12/2013	FECHAMENTO	0005