


01 DIAGRAMA DE SOM E VIDEO SEM ESCALA DEFINIDA

SAÚDE	ISS PROJETO
CAU	ISS CÁLCULO
PIE	ISS CONSTRUÇÃO
Proprietário	APROVO
Projeto	
Cálculo	
Construção	

TRIBUNAL REGIONAL DO TRABALHO 2ª REGIÃO  
 PONTOS DE SOM E VIDEO AUDITÓRIO  
 SONORIZAÇÃO - INFRAESTRUTURA  
 0104-SOM-FORUM\_A\_JUNNES-#E-#A-PAV-4R00  
 ERETO DEUSÁIA 28/04/2015  
 ZALDO SOTERO 29/04/2015  
 ZALDO SOTERO 29/04/2015  
 ZALDO SOTERO 29/04/2015  
 \Arq-#C:\Yvesa\21\Ft\_2014\TRR\B06-mkkg\_jd.gbr



0002

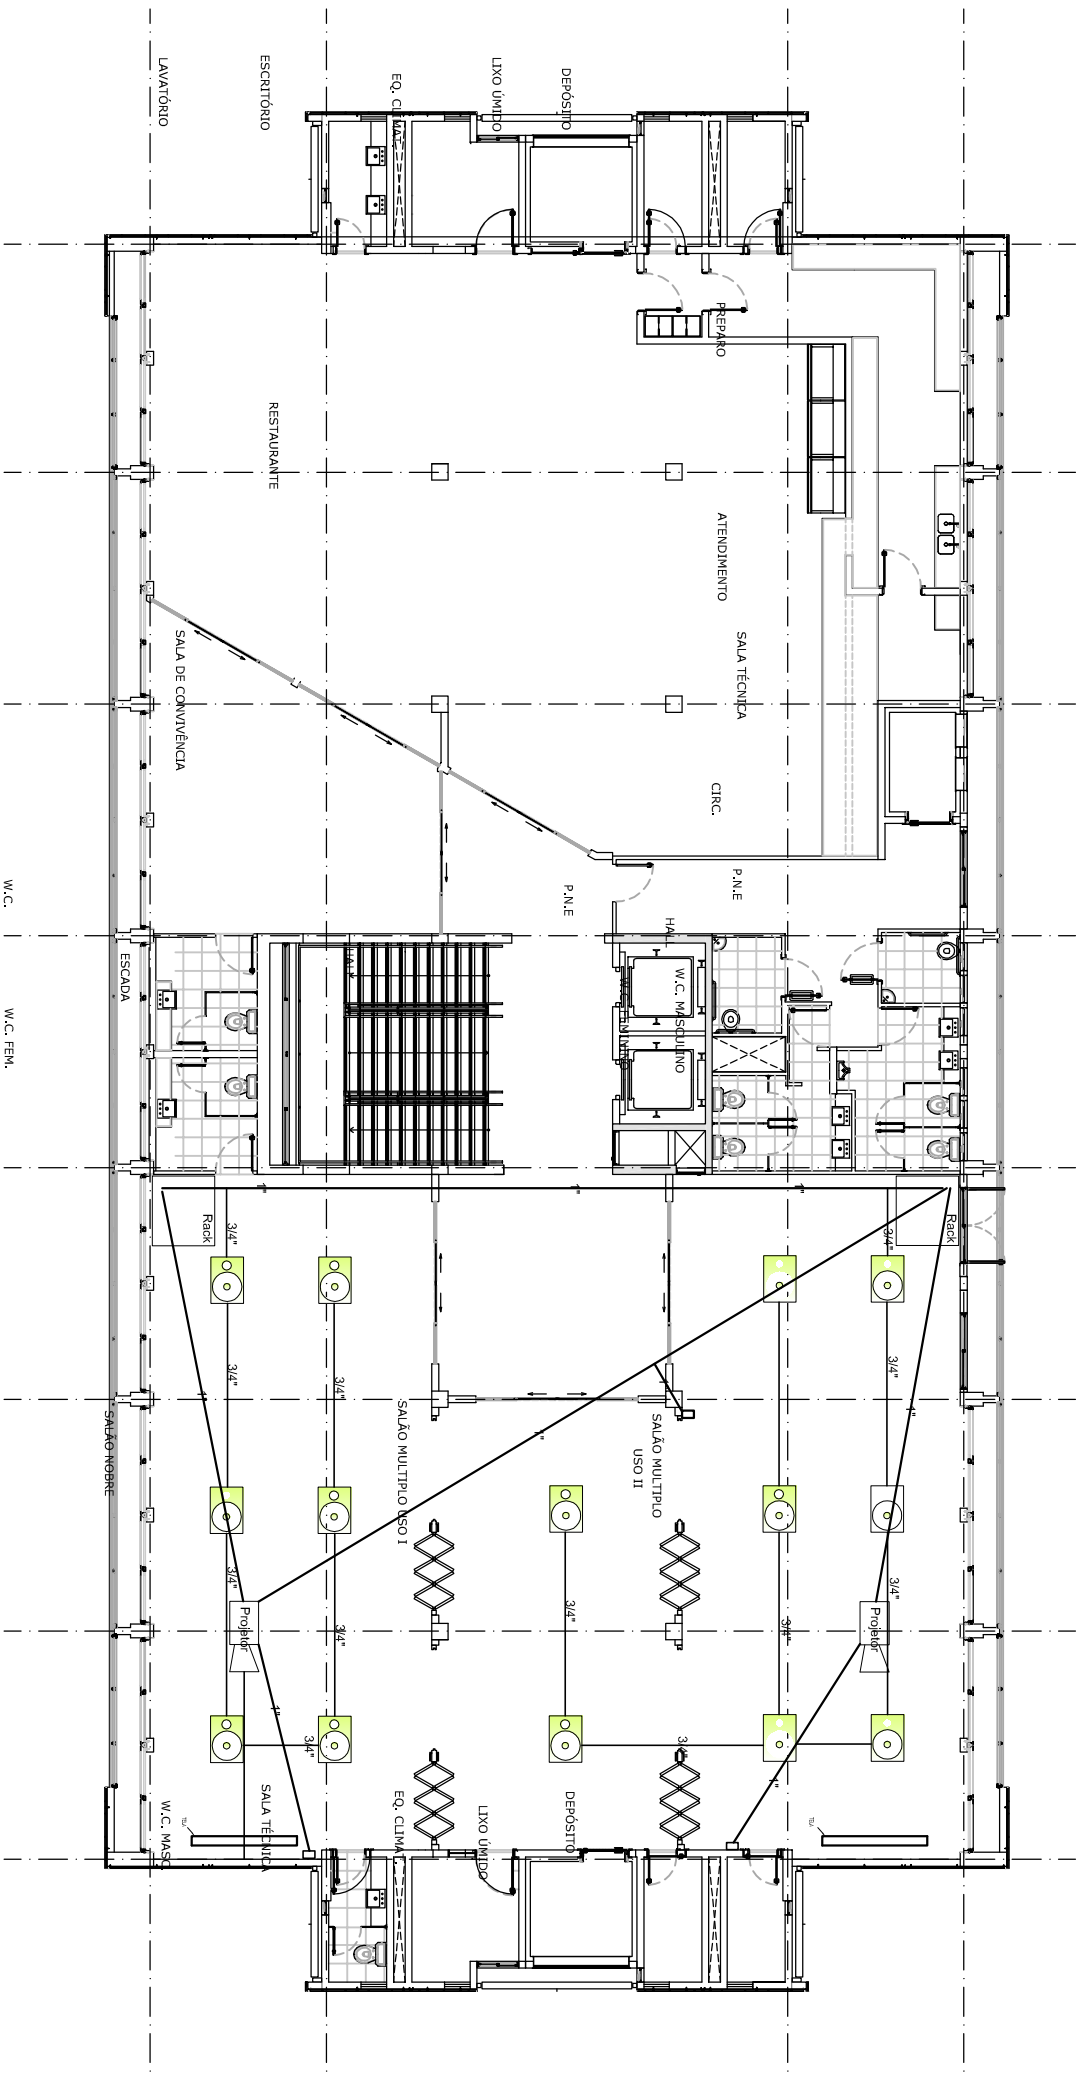

01 PLANTA BAIXA - 4º PAVIMENTO  
ESCALA: 1/75

### LEGENDA DE SONORIZAÇÃO

	PROJETOR X 36 + 3600 LUMENS
	TELA ELÉTRICA TENSIONADA GAIA 106"
	MÓDULO TOMADA HDMI ORION
	SONOFLETOR 100W
	RACK DE PISO (COM PORTA E FECHADURA) PARA ACONDICIONAMENTO DE EQUIPAMENTOS

SAÚDE	ISS PROJETO
CUA	ISS CÁLCULO
PNE	ISS CONSTRUÇÃO
	PAROVO
Proprietário	
Projeto	
Cálculo	
Construção	
<p>14148  <b>TRIBUNAL REGIONAL DO TRABALHO 7ª REGIÃO</b>  <b>PONTOS DE SOM E VIDEO AUDITÓRIO</b>  <b>SONORIZAÇÃO - INFRAESTRUTURA</b>  <b>0104-SOM-FORUM_A_JUNIES-#E-PA-PAV-4R00</b></p>	
Elaborado	28/04/2015
ESTREITO DEUSÁKIS	ZALDO SOTERO
ZALDO SOTERO	29/04/2015
ZALDO SOTERO	29/04/2015
Validado	29/04/2015
Validado	29/04/2015
 <b>MOB</b> ARQUITETURA Rua Heliópolis, 111 - Vila Olímpia - São Paulo - SP Fone: (11) 3035-1111 E-mail: contato@mob.com.br www.mob.com.br	
0001	